


佐倉市、四街道市、酒々井町葬祭組合				番号	R6-10	提出年月日	令和 年 月 日		
管理者	副管理者		事務局長	主幹	班長	班員		設計者	関係合議
/	/	/	/	/	/	/		/	/
年度科目	令和7年度		会計区分	一般会計		科目	第3款	第1項	第1目 第12節
非常用発電装置保守点検委託								設計書	
場所	千葉県佐倉市大蛇町790番地4 (さくら斎場)			項目	委託	委託期間	契約日～令和8年3月31日		
委託費総額			一金					円	
内 訳	委託費		一金					円	
	消費税相当額		一金					円	

委託内訳書




自家発電設備	型式（メーカー） TKGP320LT （株）東京電機 製造年月日 2020年2月 詳細については、仕様書を参照のこと。					
	費 目	単位	数量	単 価	金 額	備 考
	委託費					
1	総合点検、機器点検(2回)、模擬負荷試験	式	1			
2	燃料（軽油）	L	950			
3	廃油処理費（軽油…約680L）	式	1			
4	運搬搬入搬出費	式	1			
5	作業員費	式	1			
6	報告書等作成費	式	1			
7	消耗雑費等	式	1			
8	諸経費	式	1			
	小計					
	消費税相当額					
	委託費総額					

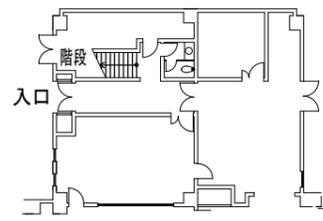

1階平面図

自家発電設備

  - Y8
- Y7
- Y6
- Y5
- Y4
- Y3
- Y2
- Y1

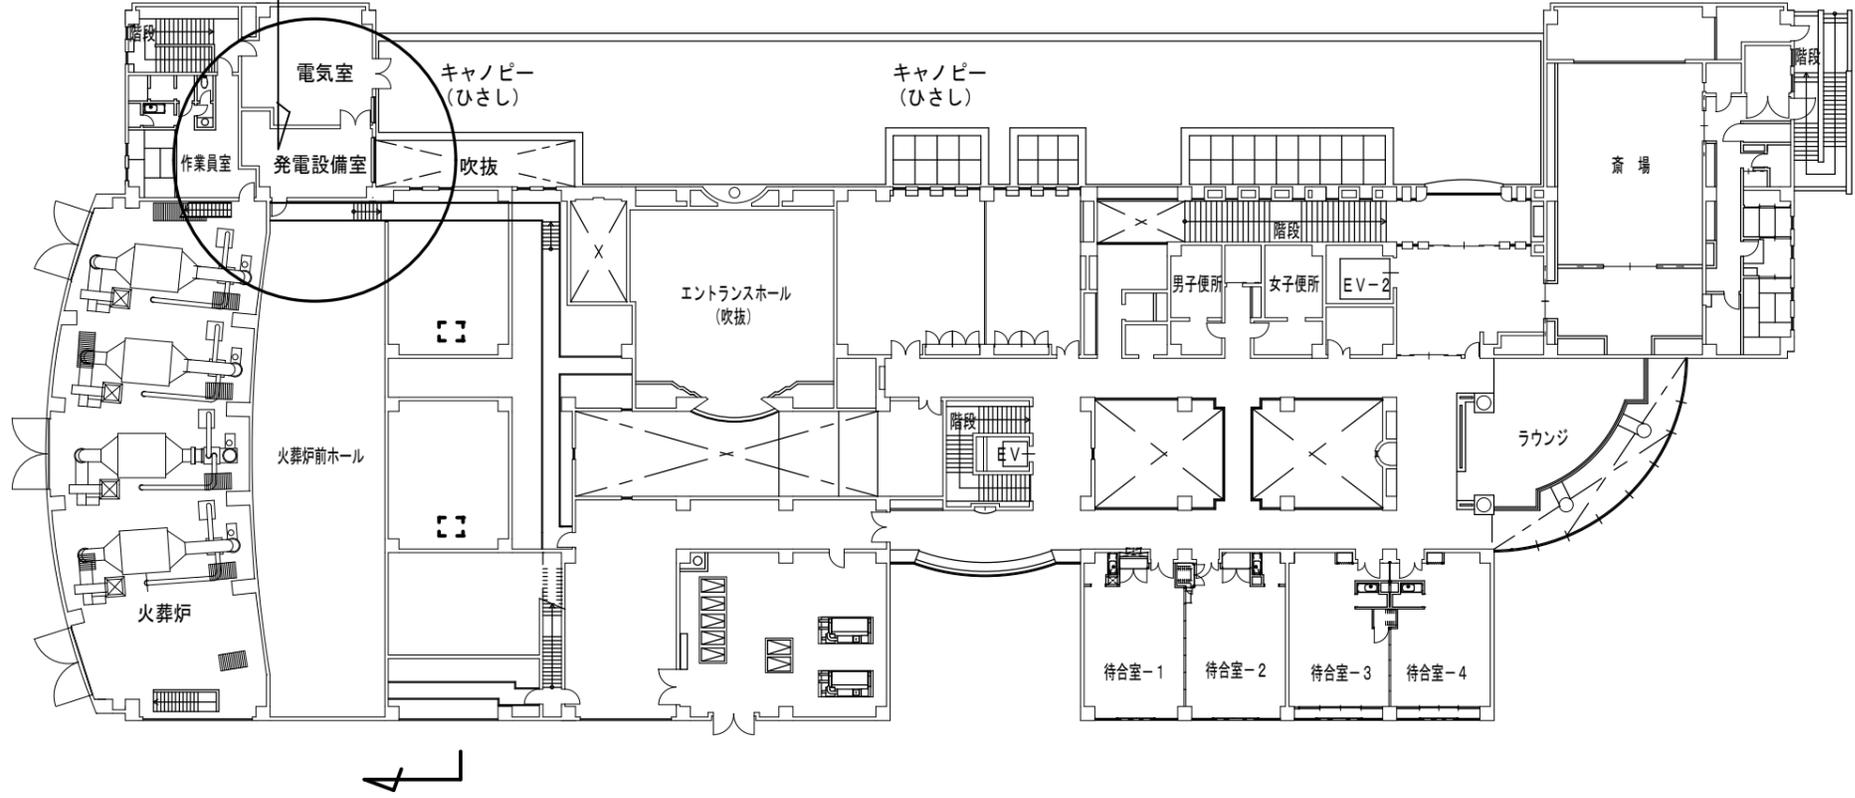

- X1
- X2
- X3
- X4
- X5
- X6
- X7
- X8
- X9
- X10
- X11
- X12
- X13
- X14
- X15
- X16
- X17
- X18
- X19
- X20
- X21
- X22


2階平面図

佐倉市、四街道市、酒々井町葬祭組合 さくら斎場

担当部署名 施設整備班	件名 非常用発電装置保守点検委託	図面作成
縮尺 1/400 (用紙 A3)	図面名称 2階平面図	図面番号 1




A 立面図

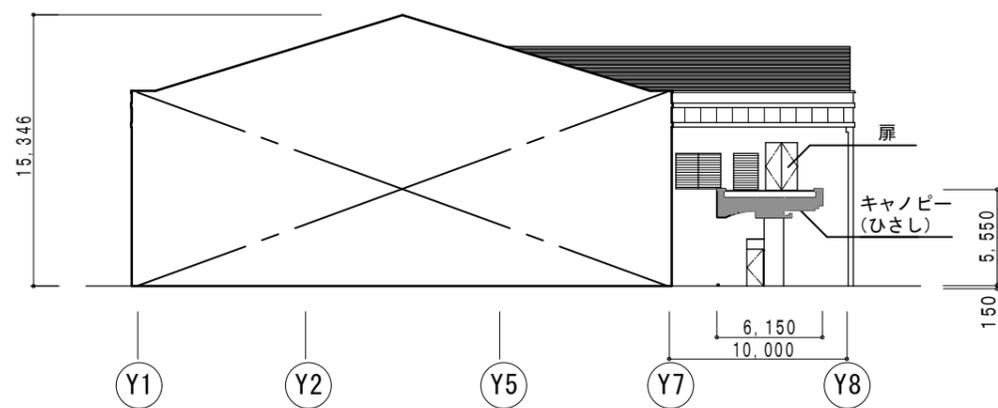

B 立面図

佐倉市、四街道市、酒々井町葬祭組合 さくら斎場

担当部署名 施設整備班	件名 非常用発電装置保守点検委託	図面作成
縮尺 1/400 (用紙 A3)	図面名称 立面図	図面番号 2

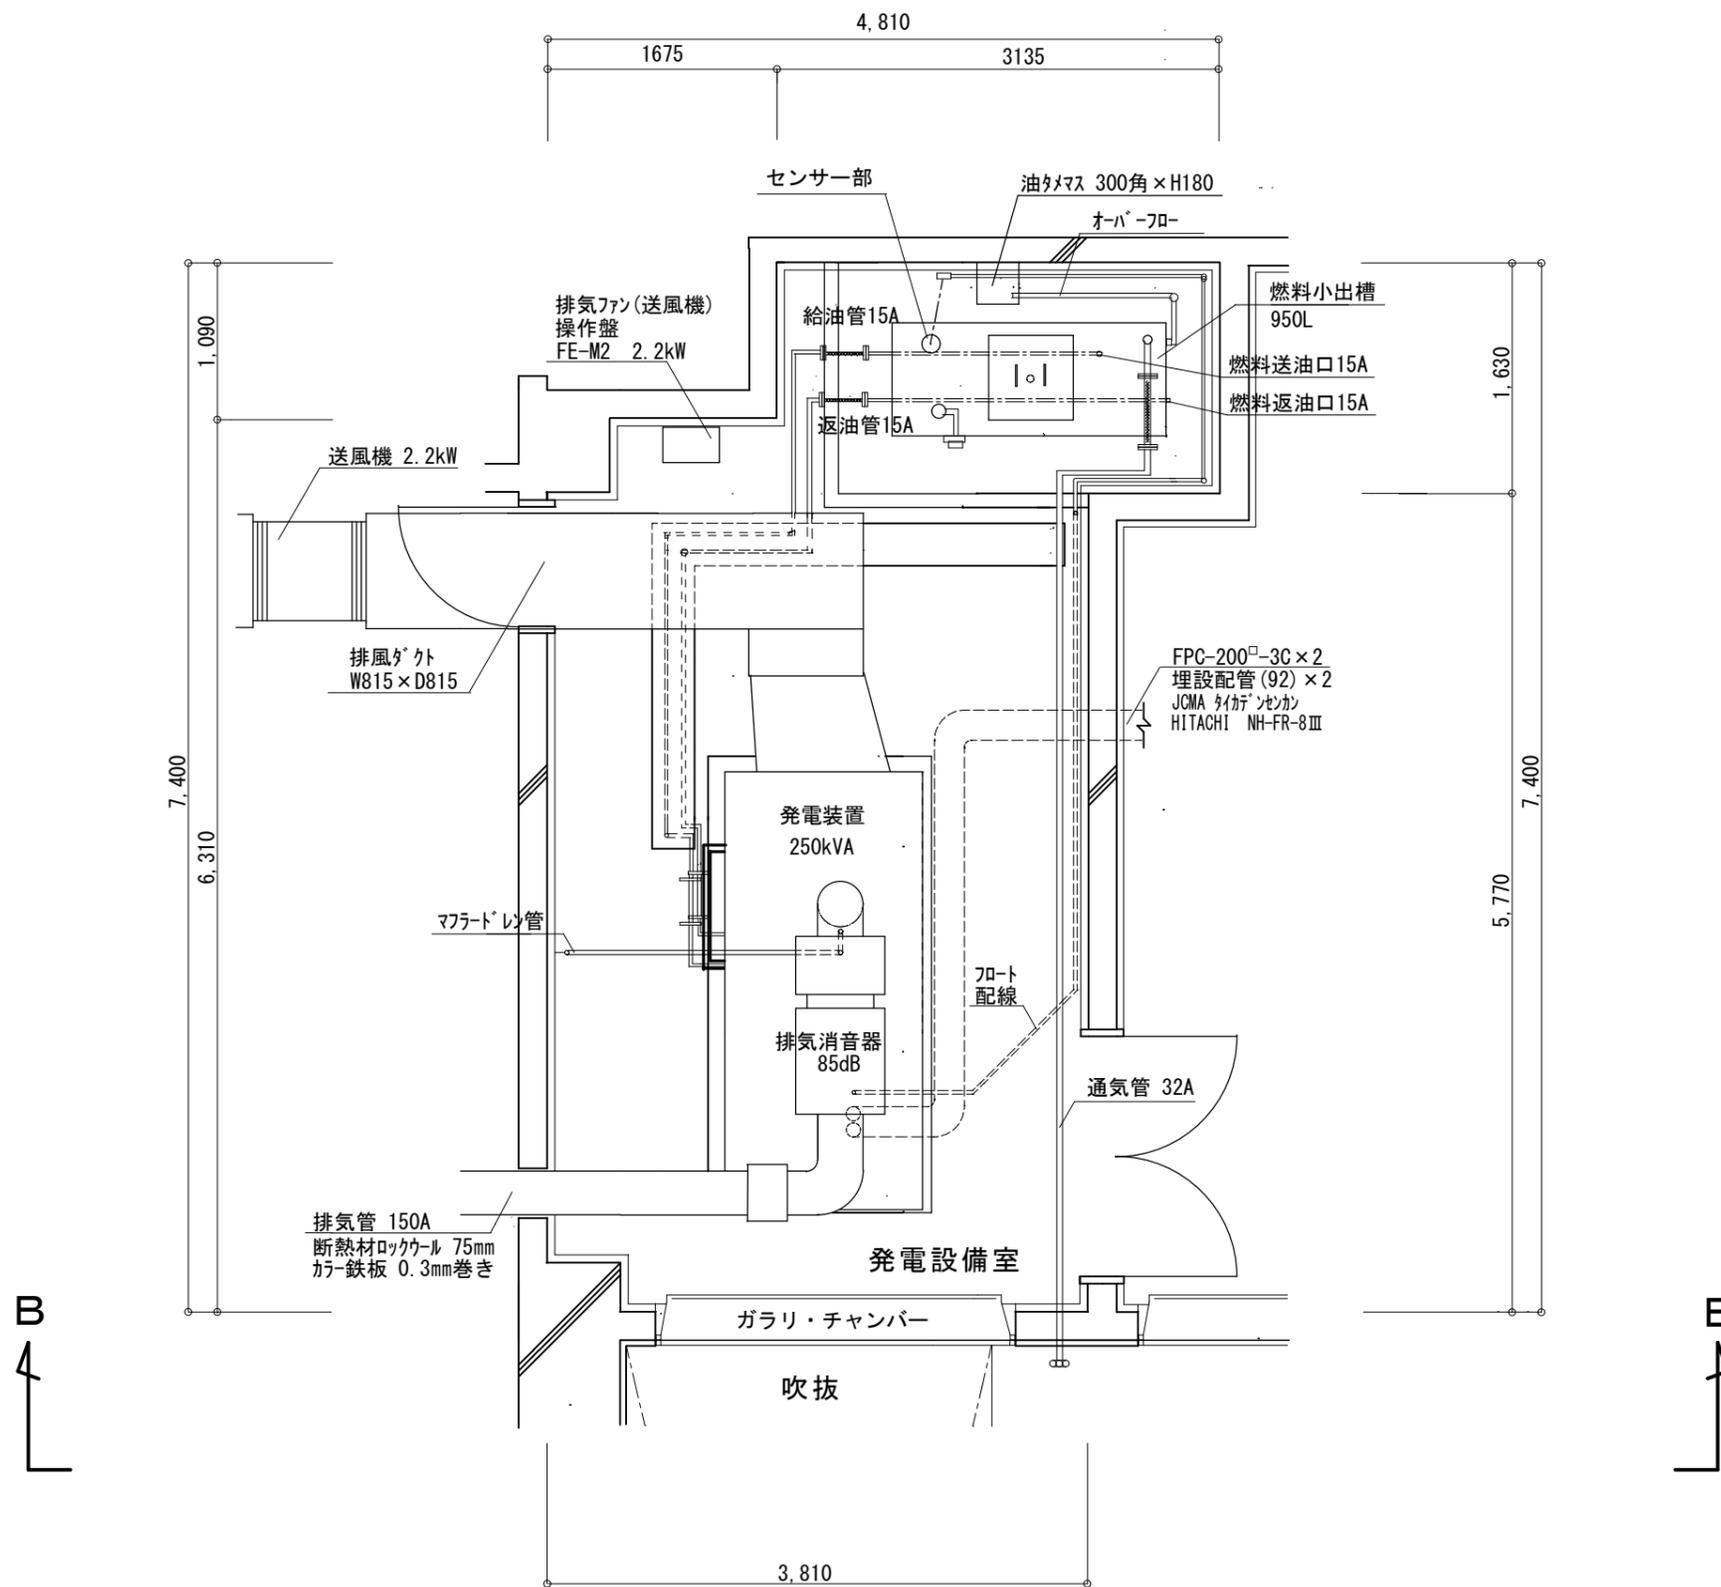

佐倉市、四街道市、酒々井町葬祭組合 さくら斎場

担当部署名
施設整備班

縮尺 1/50
(用紙 A3)

件名

非常用発電装置保守点検委託

図面名称

配置平面図 (発電設備室)

図面作成

図面番号

3